



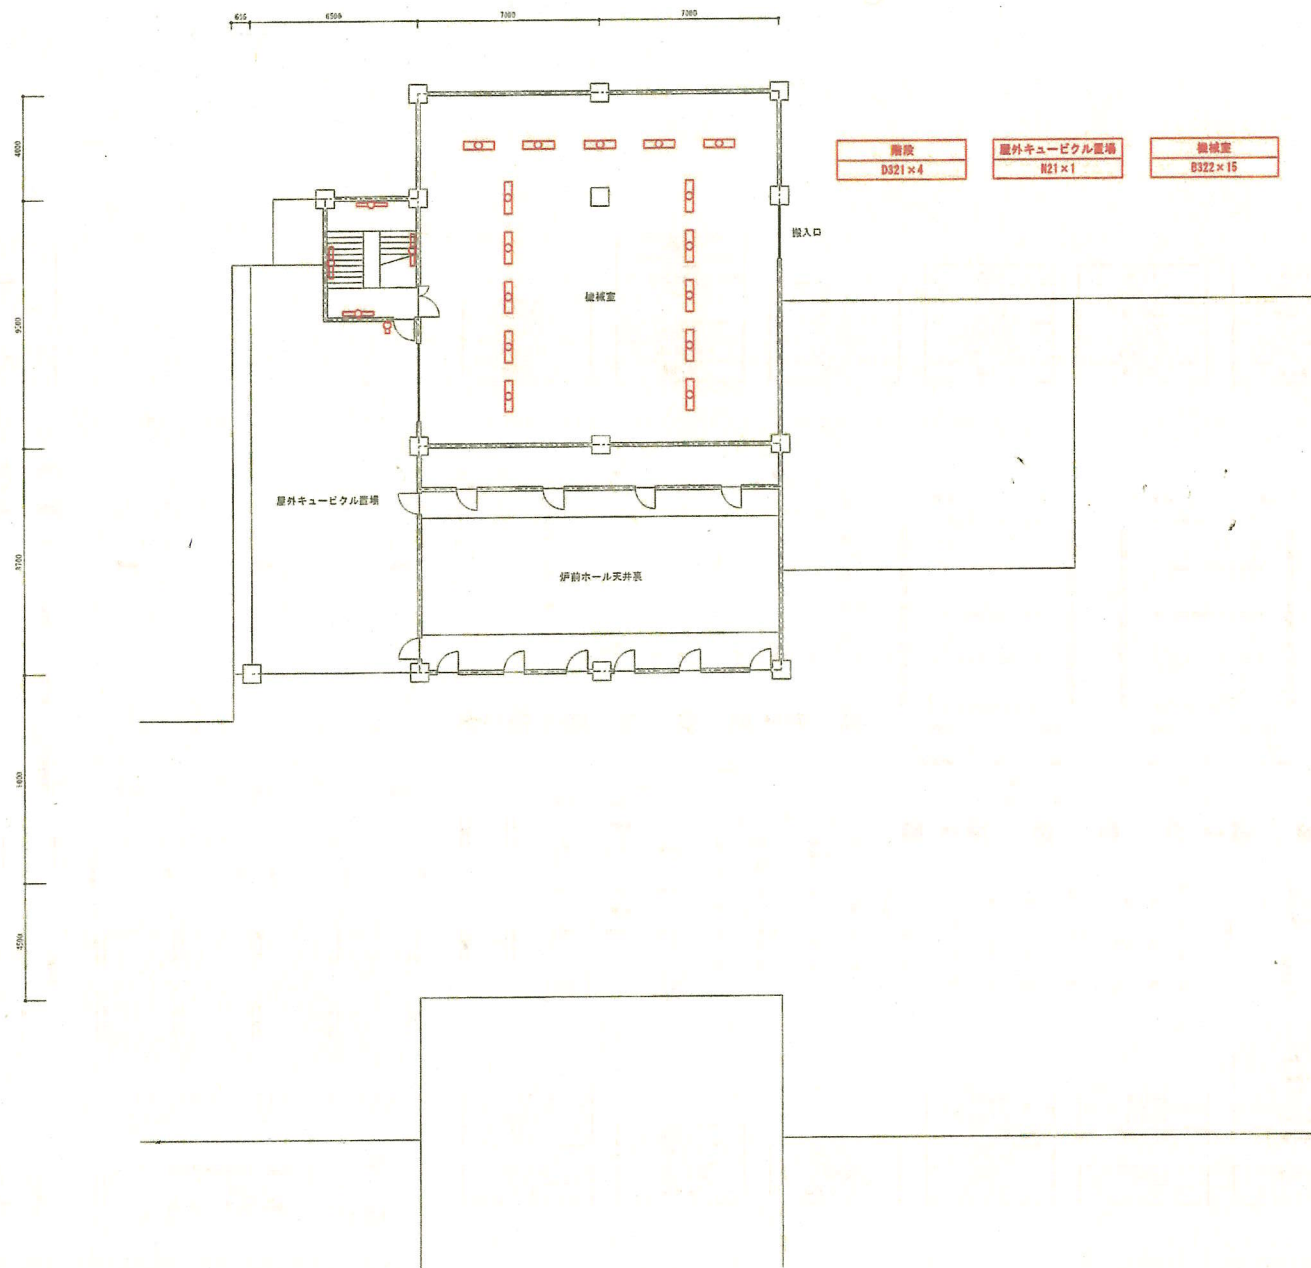

件名 令和8年度導入 伊豆聖苑LED照明器具借入	縮尺 A1:1/100	
図面名 伊豆聖苑2階平面図 改修後	日付	

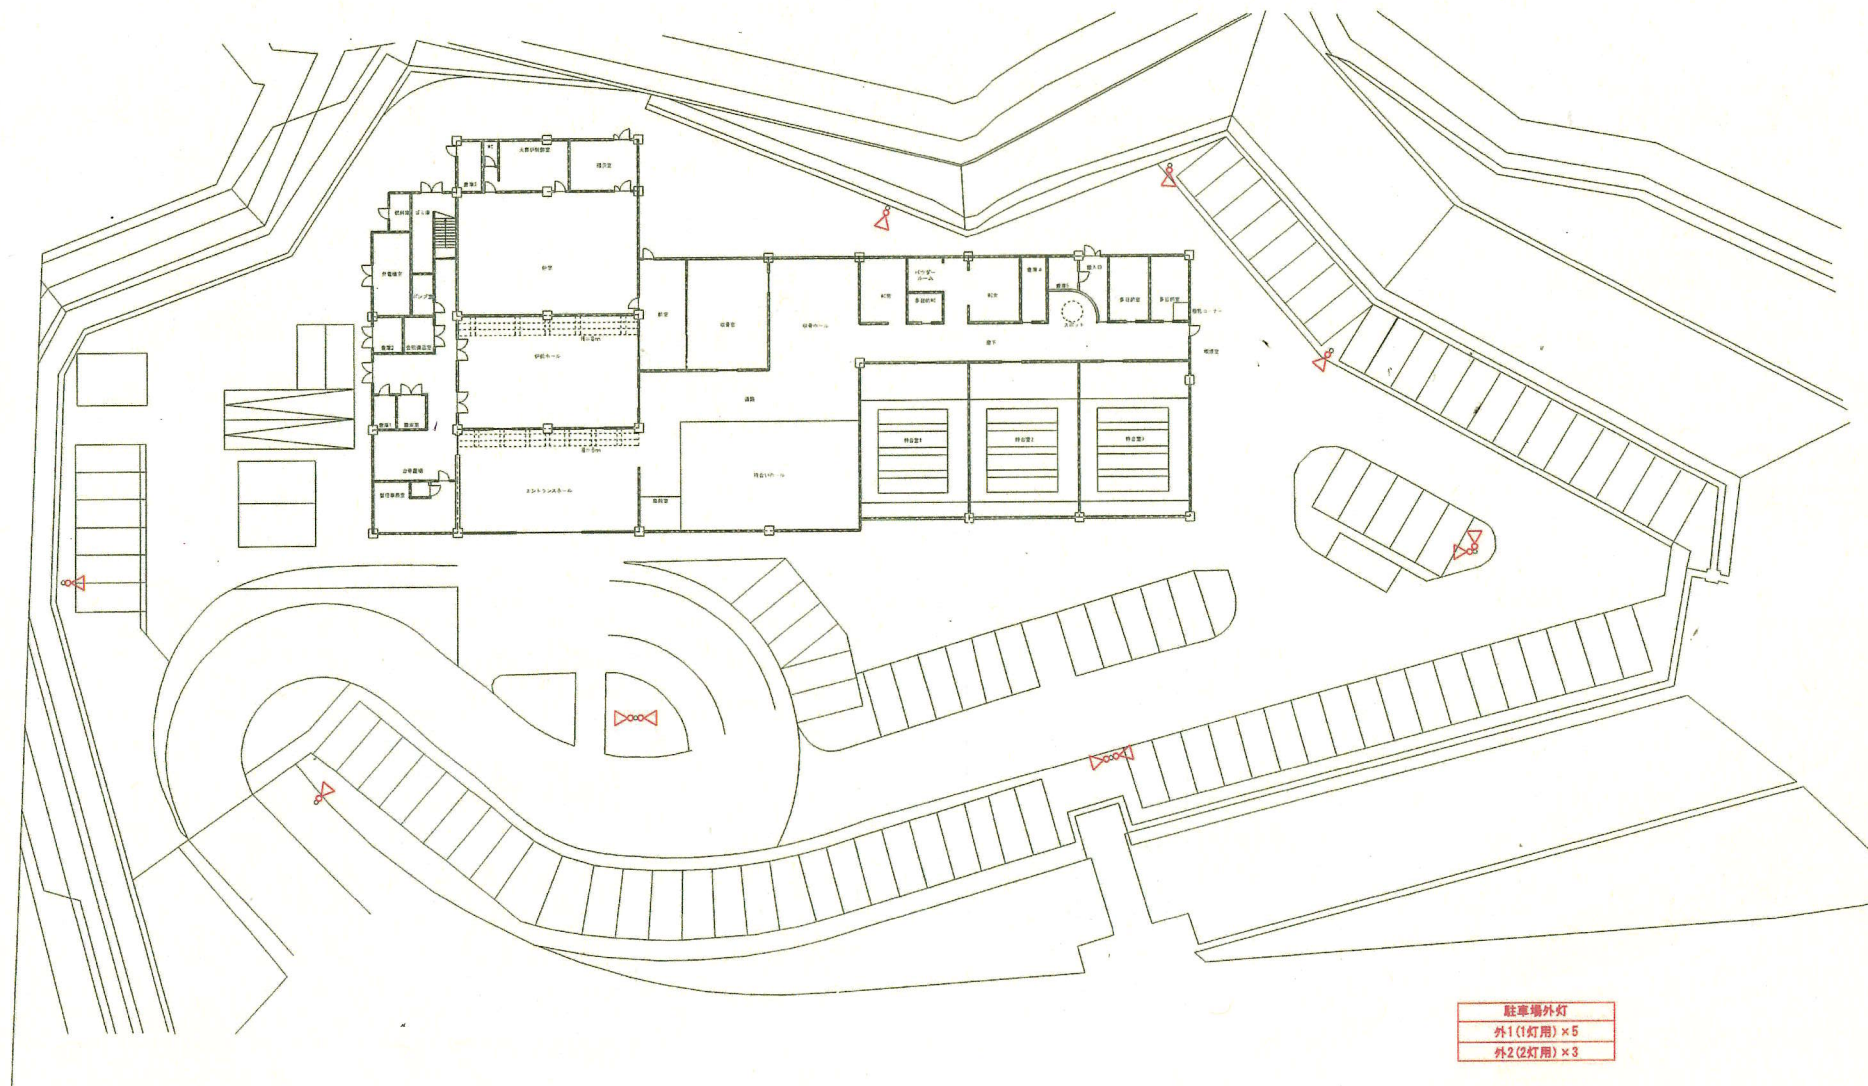

件名
 令和8年度導入 伊豆聖苑LED照明器具借入
 図面名
 配置図 改修後

縮尺
 A1:1/200
 日付