


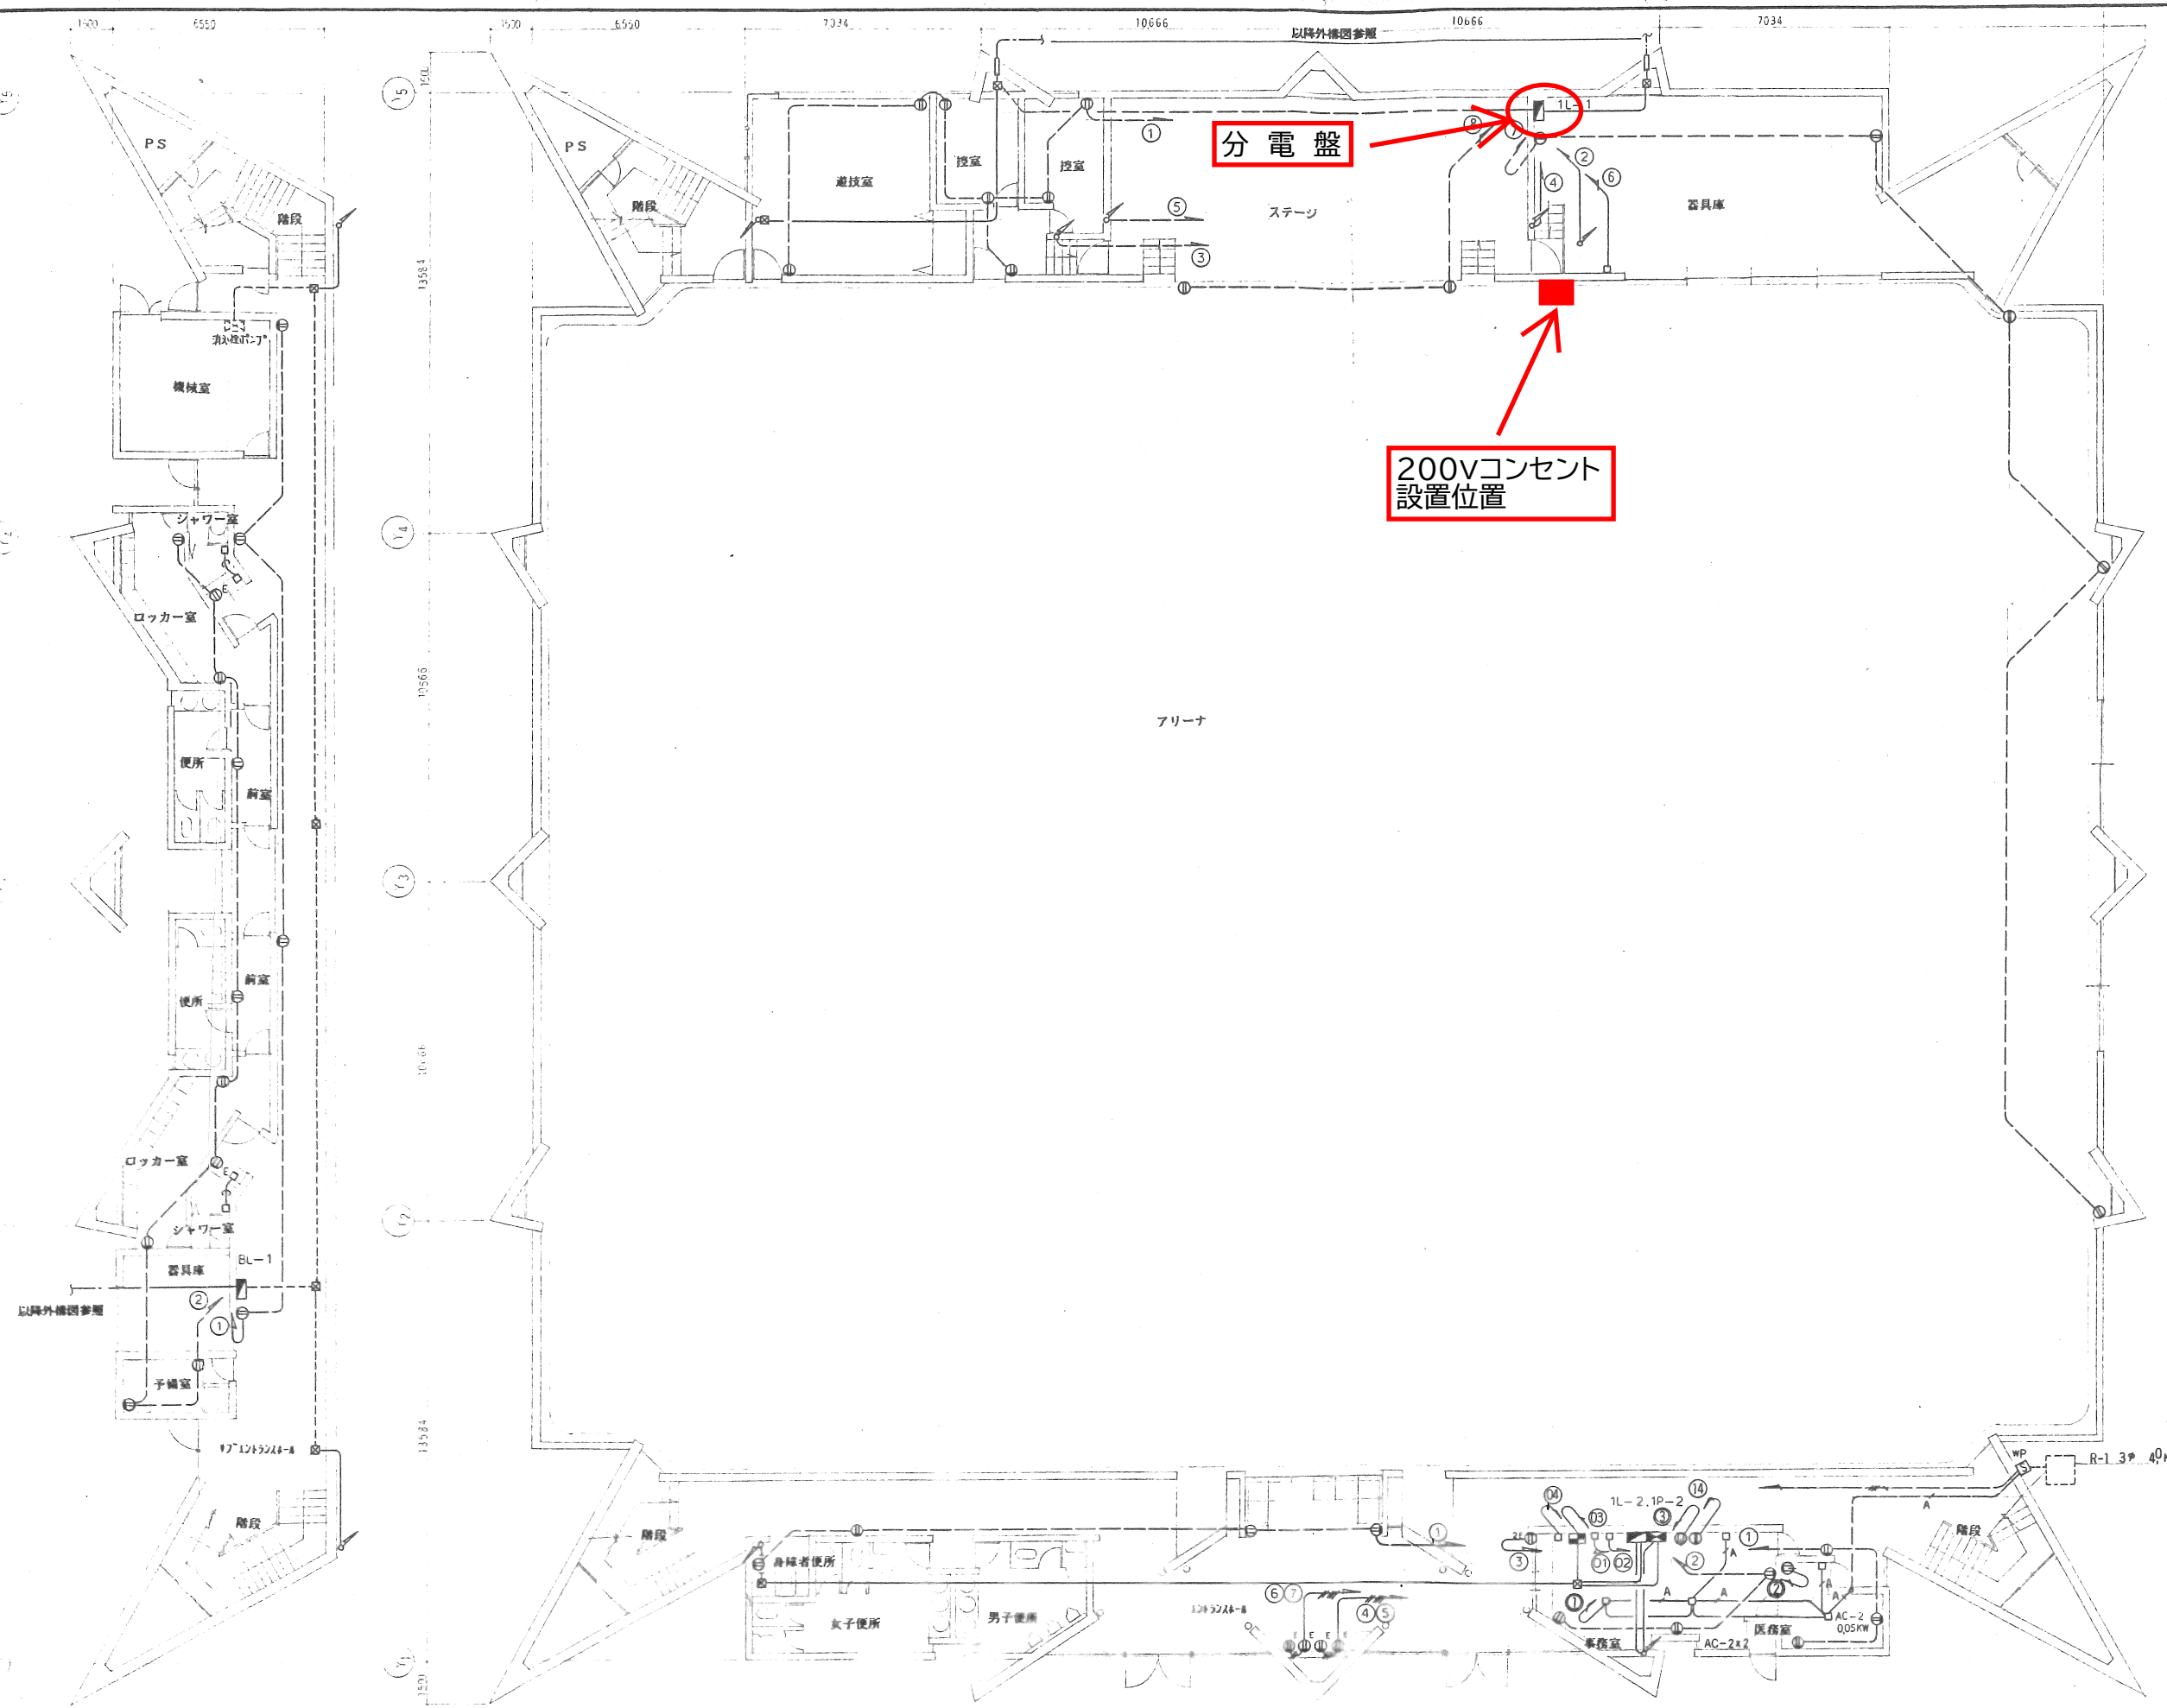

WP 3P 50AF x 1 付主電  
CVV 125 - 2C (PF22)

幹線サイズは系統図参照

|      |  |  |  |  |  |                     |             |               |    |      |
|------|--|--|--|--|--|---------------------|-------------|---------------|----|------|
| 11.2 |  |  |  |  |  | 令和8年度野ドーム熱中症対策等部品購入 | 図面番号<br>E-9 | 年月日<br>02.5.2 | 記録 | 72   |
|      |  |  |  |  |  | 地下1階・1階平面図          | 縮尺<br>1/100 | 承認            | 作成 | 11.2 |