


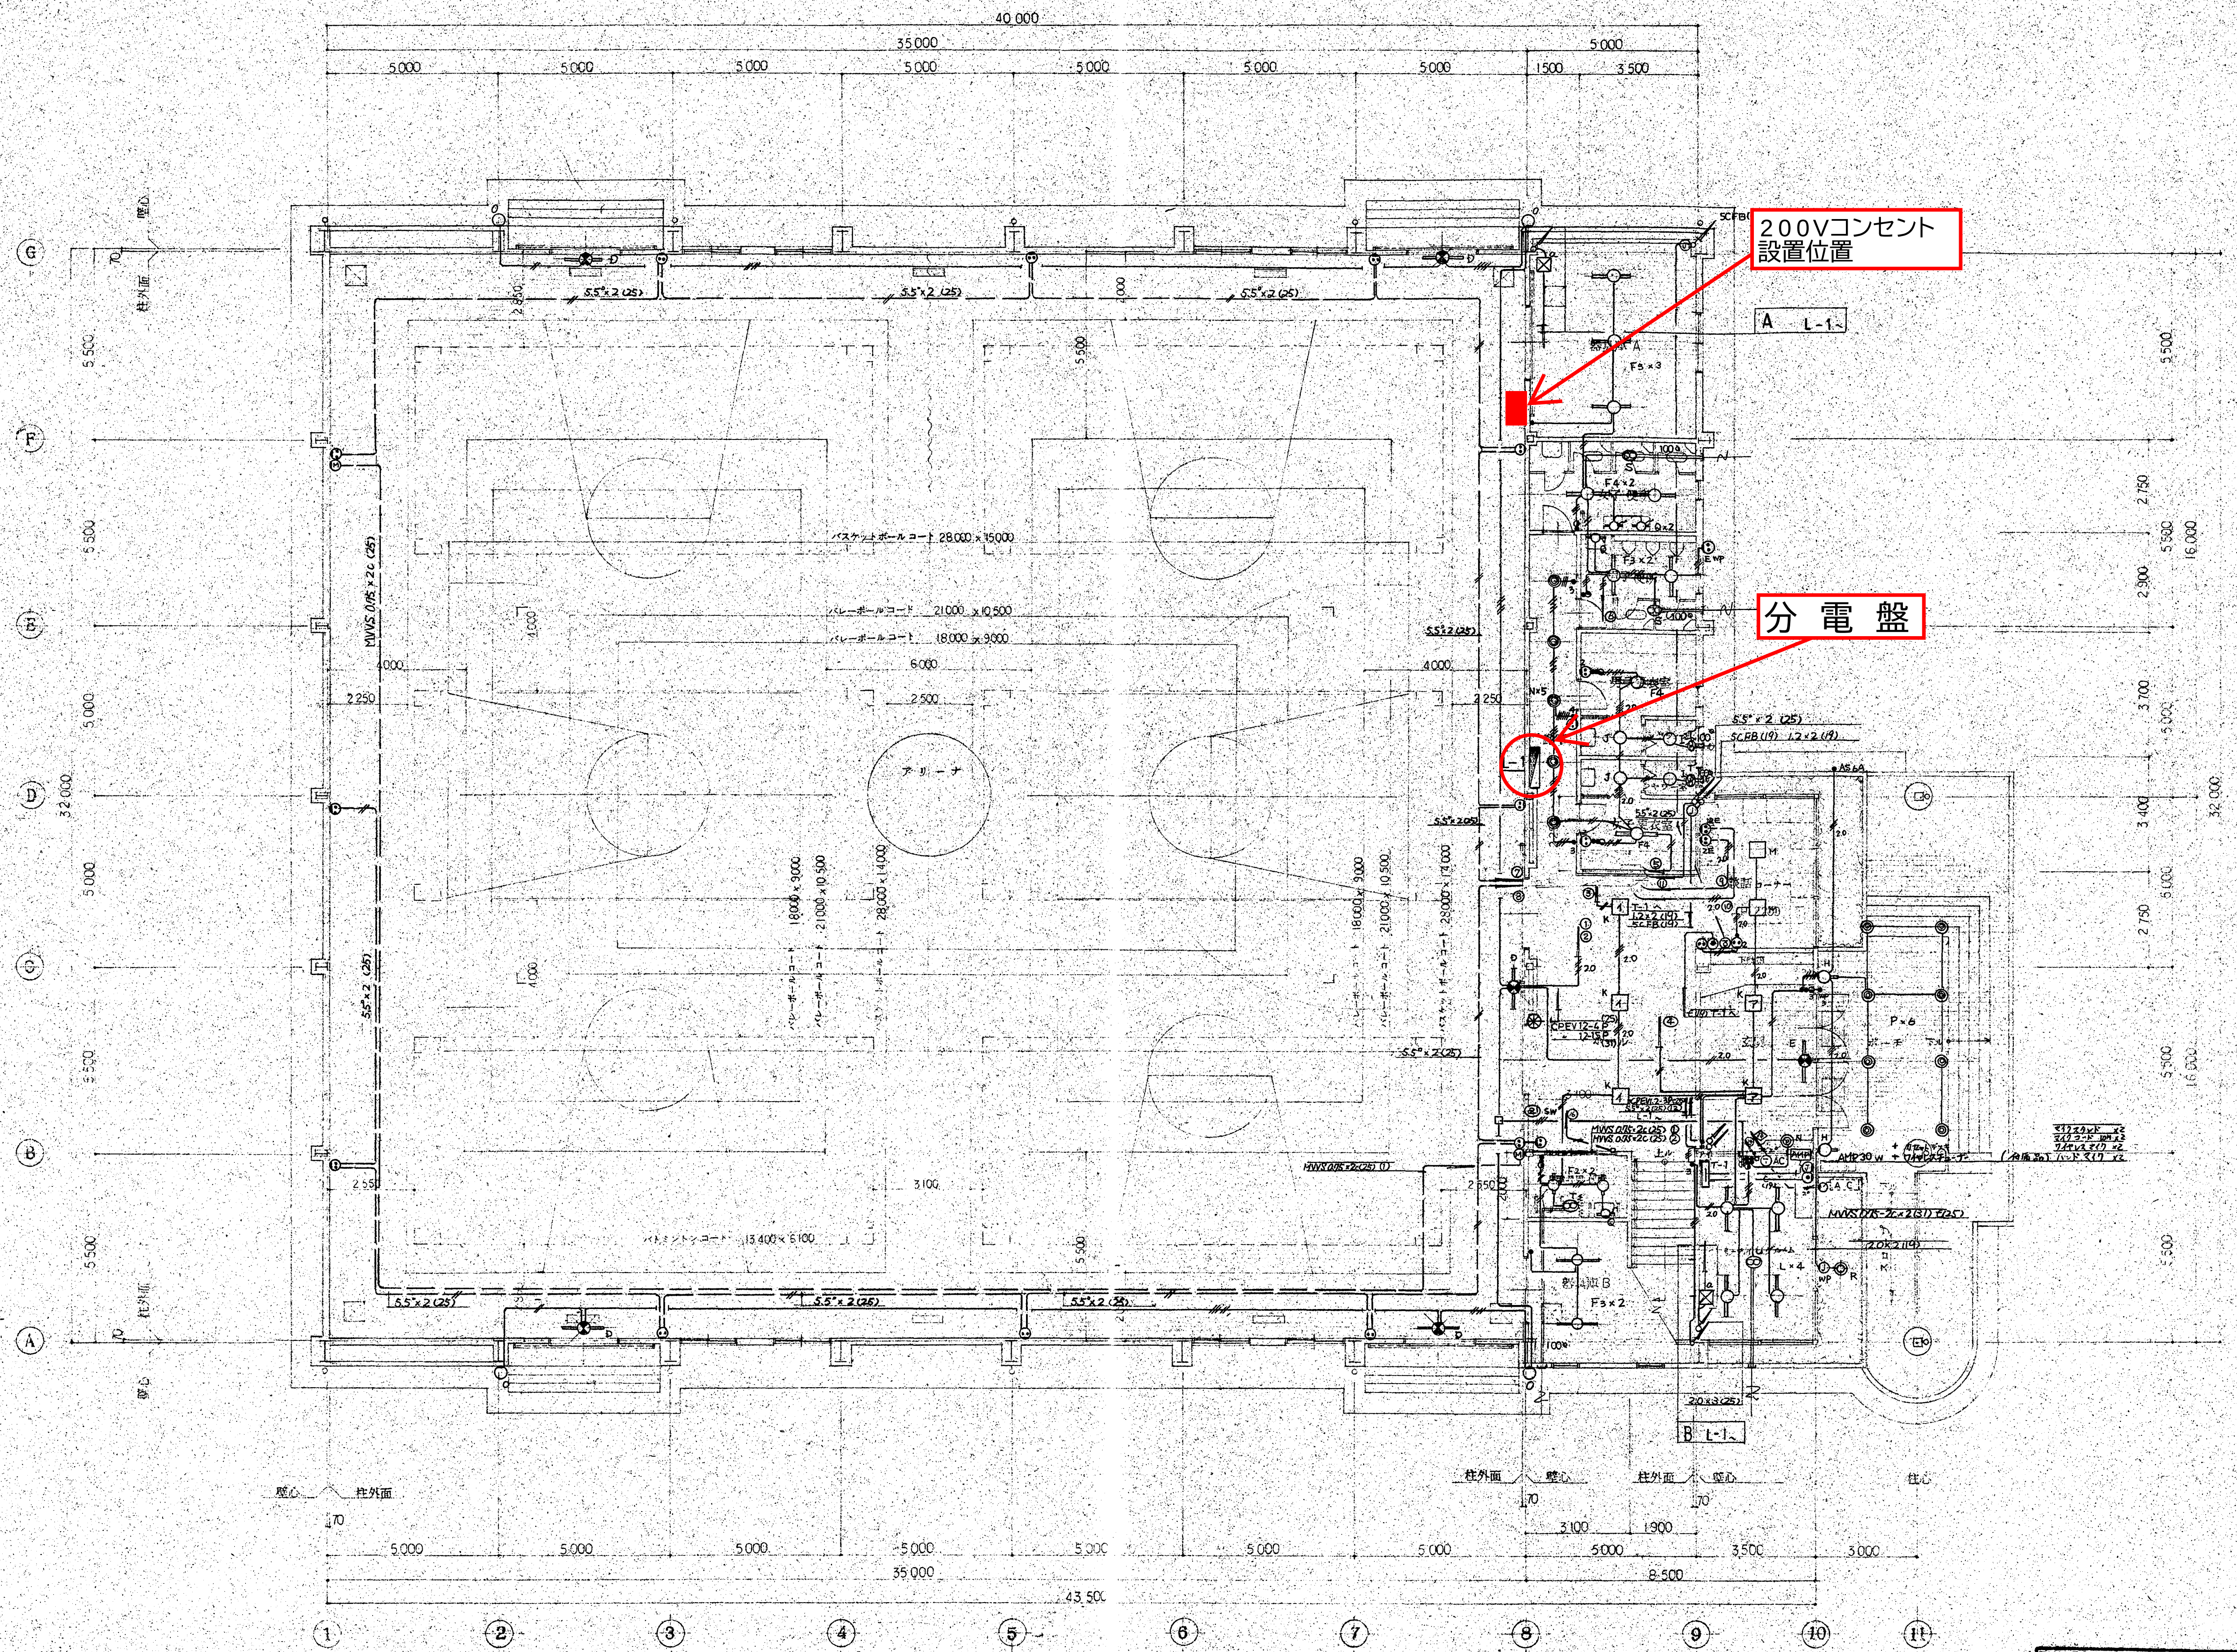

- 凡例
- 1.6x2.0 (9)
 - 2.0x2.0 (9)
 - 1.6x3.0 (9)
 - 2.0x3.0 (9)
 - 1.6x4.0 (5)
 - 2.0x4.0 (5)
 - 2.0x5.0 (5)
 - 2.0x6.0 (5)
 - 2.0x7.0 (5)
- ① 照明灯
② 自火報 警報回路

1 階 平 面 図 SCALE 1:100

BUILDG 令和8年度中伊豆社会体育館熱中症対策等備品購入		NO E-7
DRAWG 1階平面図		
SCALE 1:100	DRAFT	DATE 6.2.10