


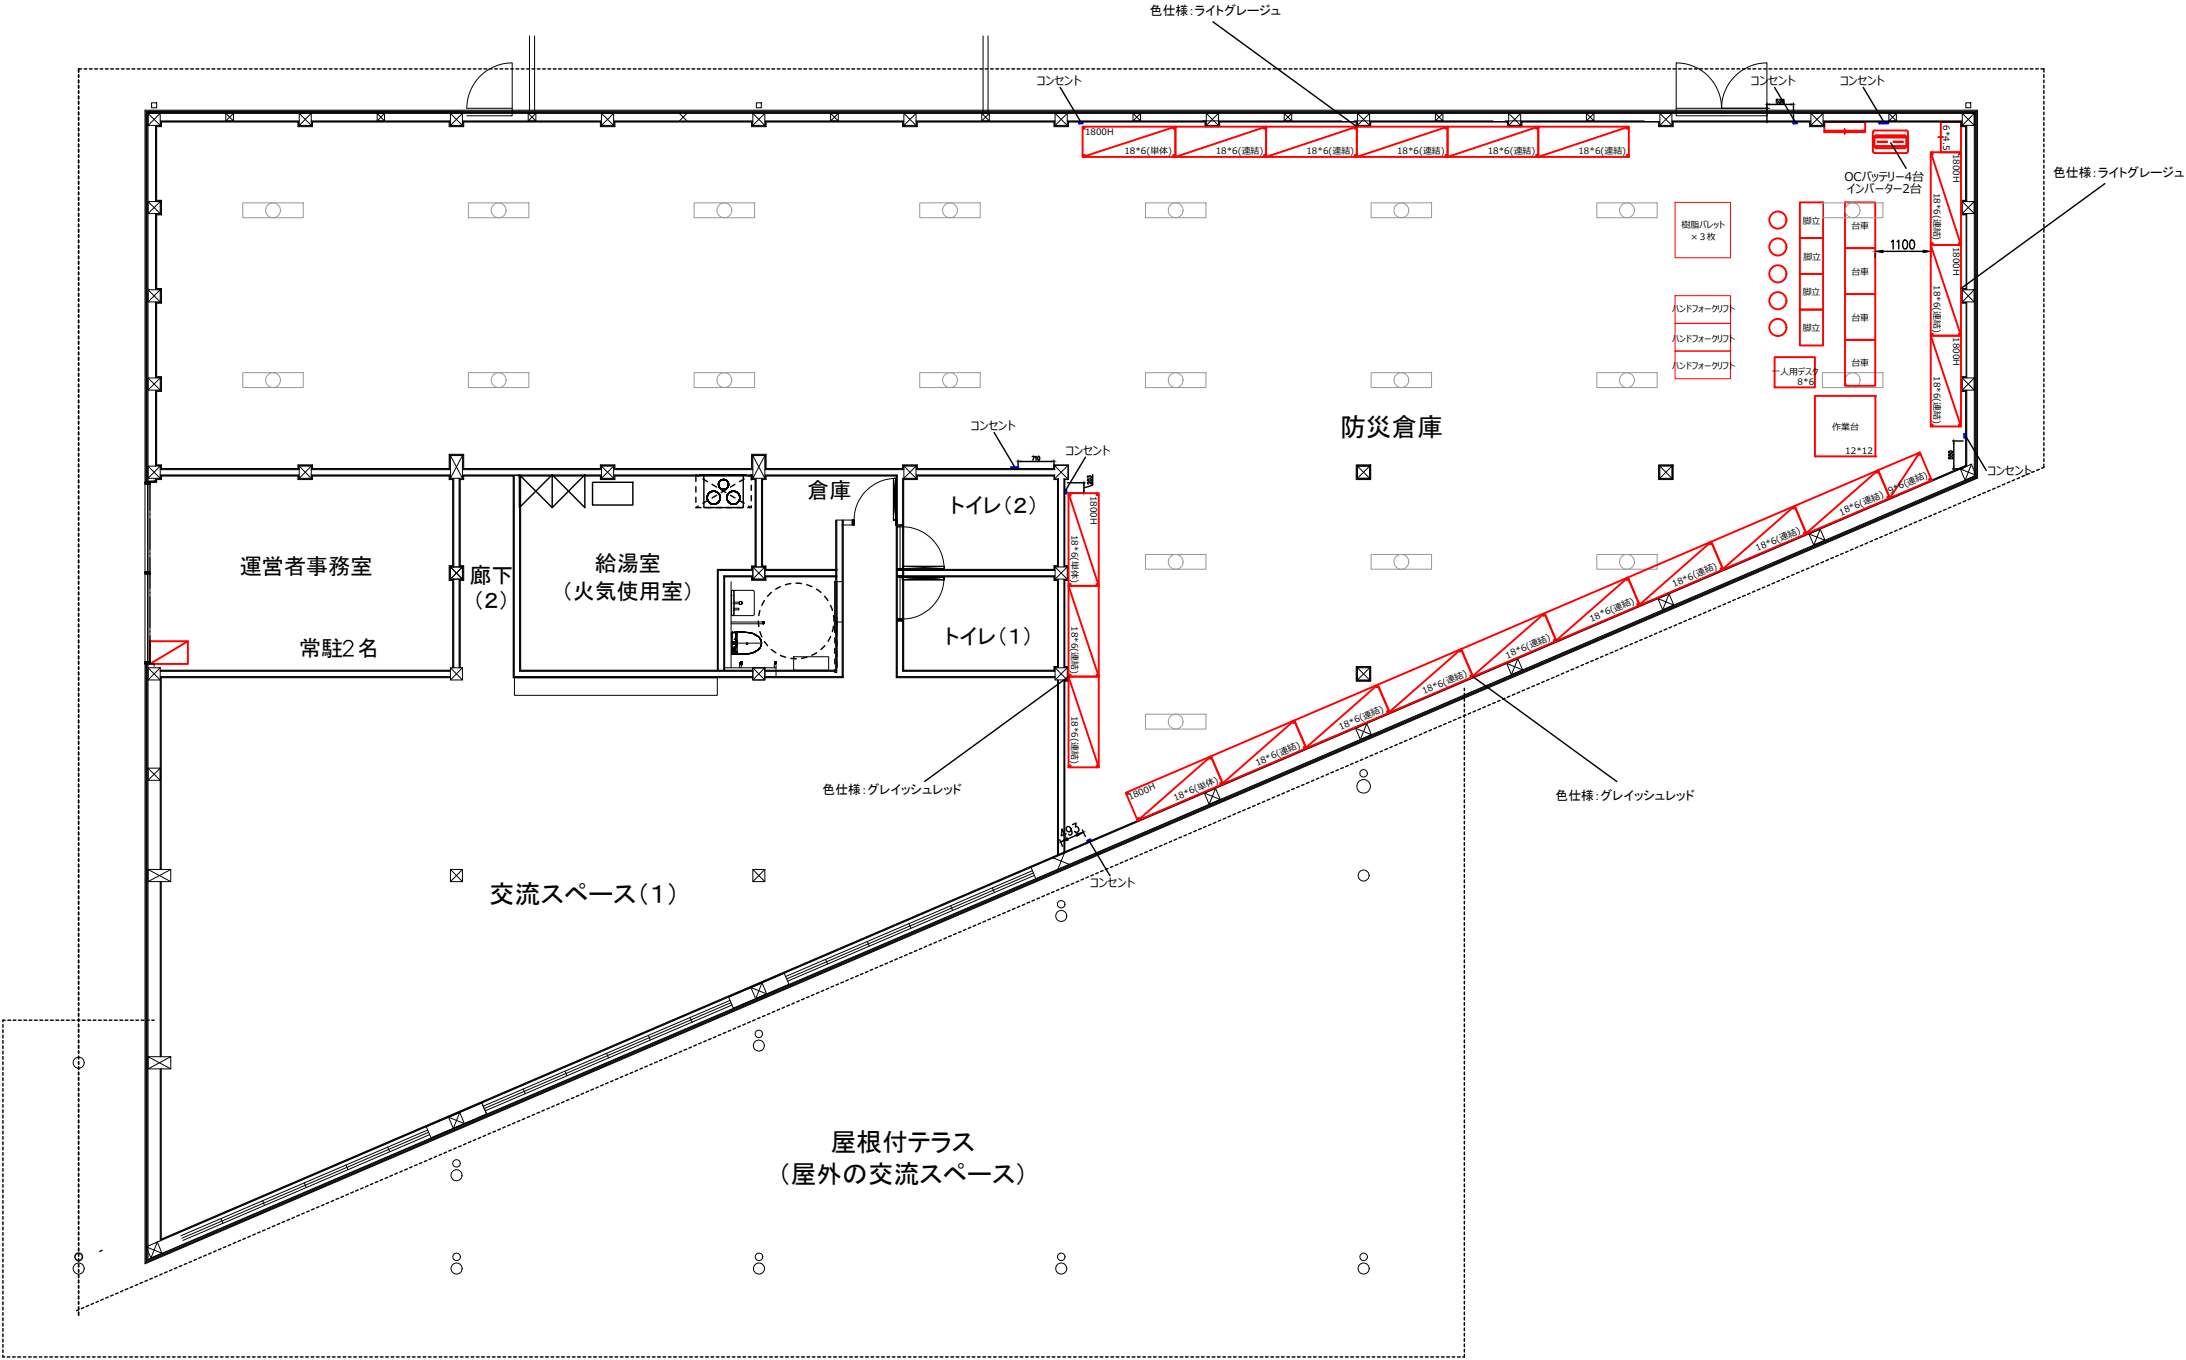


発注者： 伊豆市	工事名： 令和7年度 ひなた公園管理棟備蓄倉庫備品購入	備考：				図面名称： 平面図_横枠		図面番号： 01
						縮尺： 1/150(A3)	日付：	


※本図は計画図につき、現地調査により器具の移設・増設工事が発生することがあります。※消防法、その他法令により、防災設備等の増設・移設工事が発生することがあります。

1800H

1800H900W

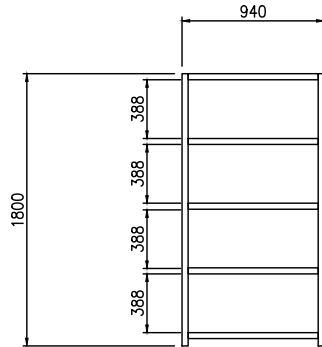

1800H1800W

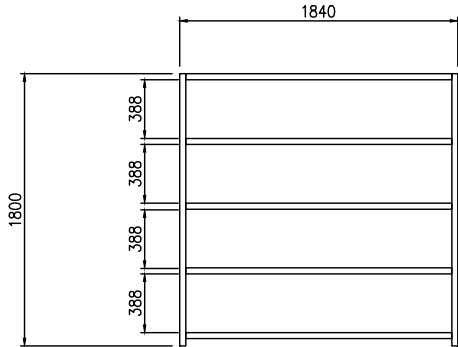

発注者： 伊豆市	工事名： 令和7年度 ひなた公園管理棟備蓄倉庫備品購入	備考：		図面名称： 棚展開図_横枠		図面番号： 02
					縮尺： 1/50(A3)	

※本図は計画図につき、現地調査により器具の移設・増設工事が発生することがあります。※消防法、その他法令により、防災設備等の増設・移設工事が発生することがあります。