


平面図 S=1:500

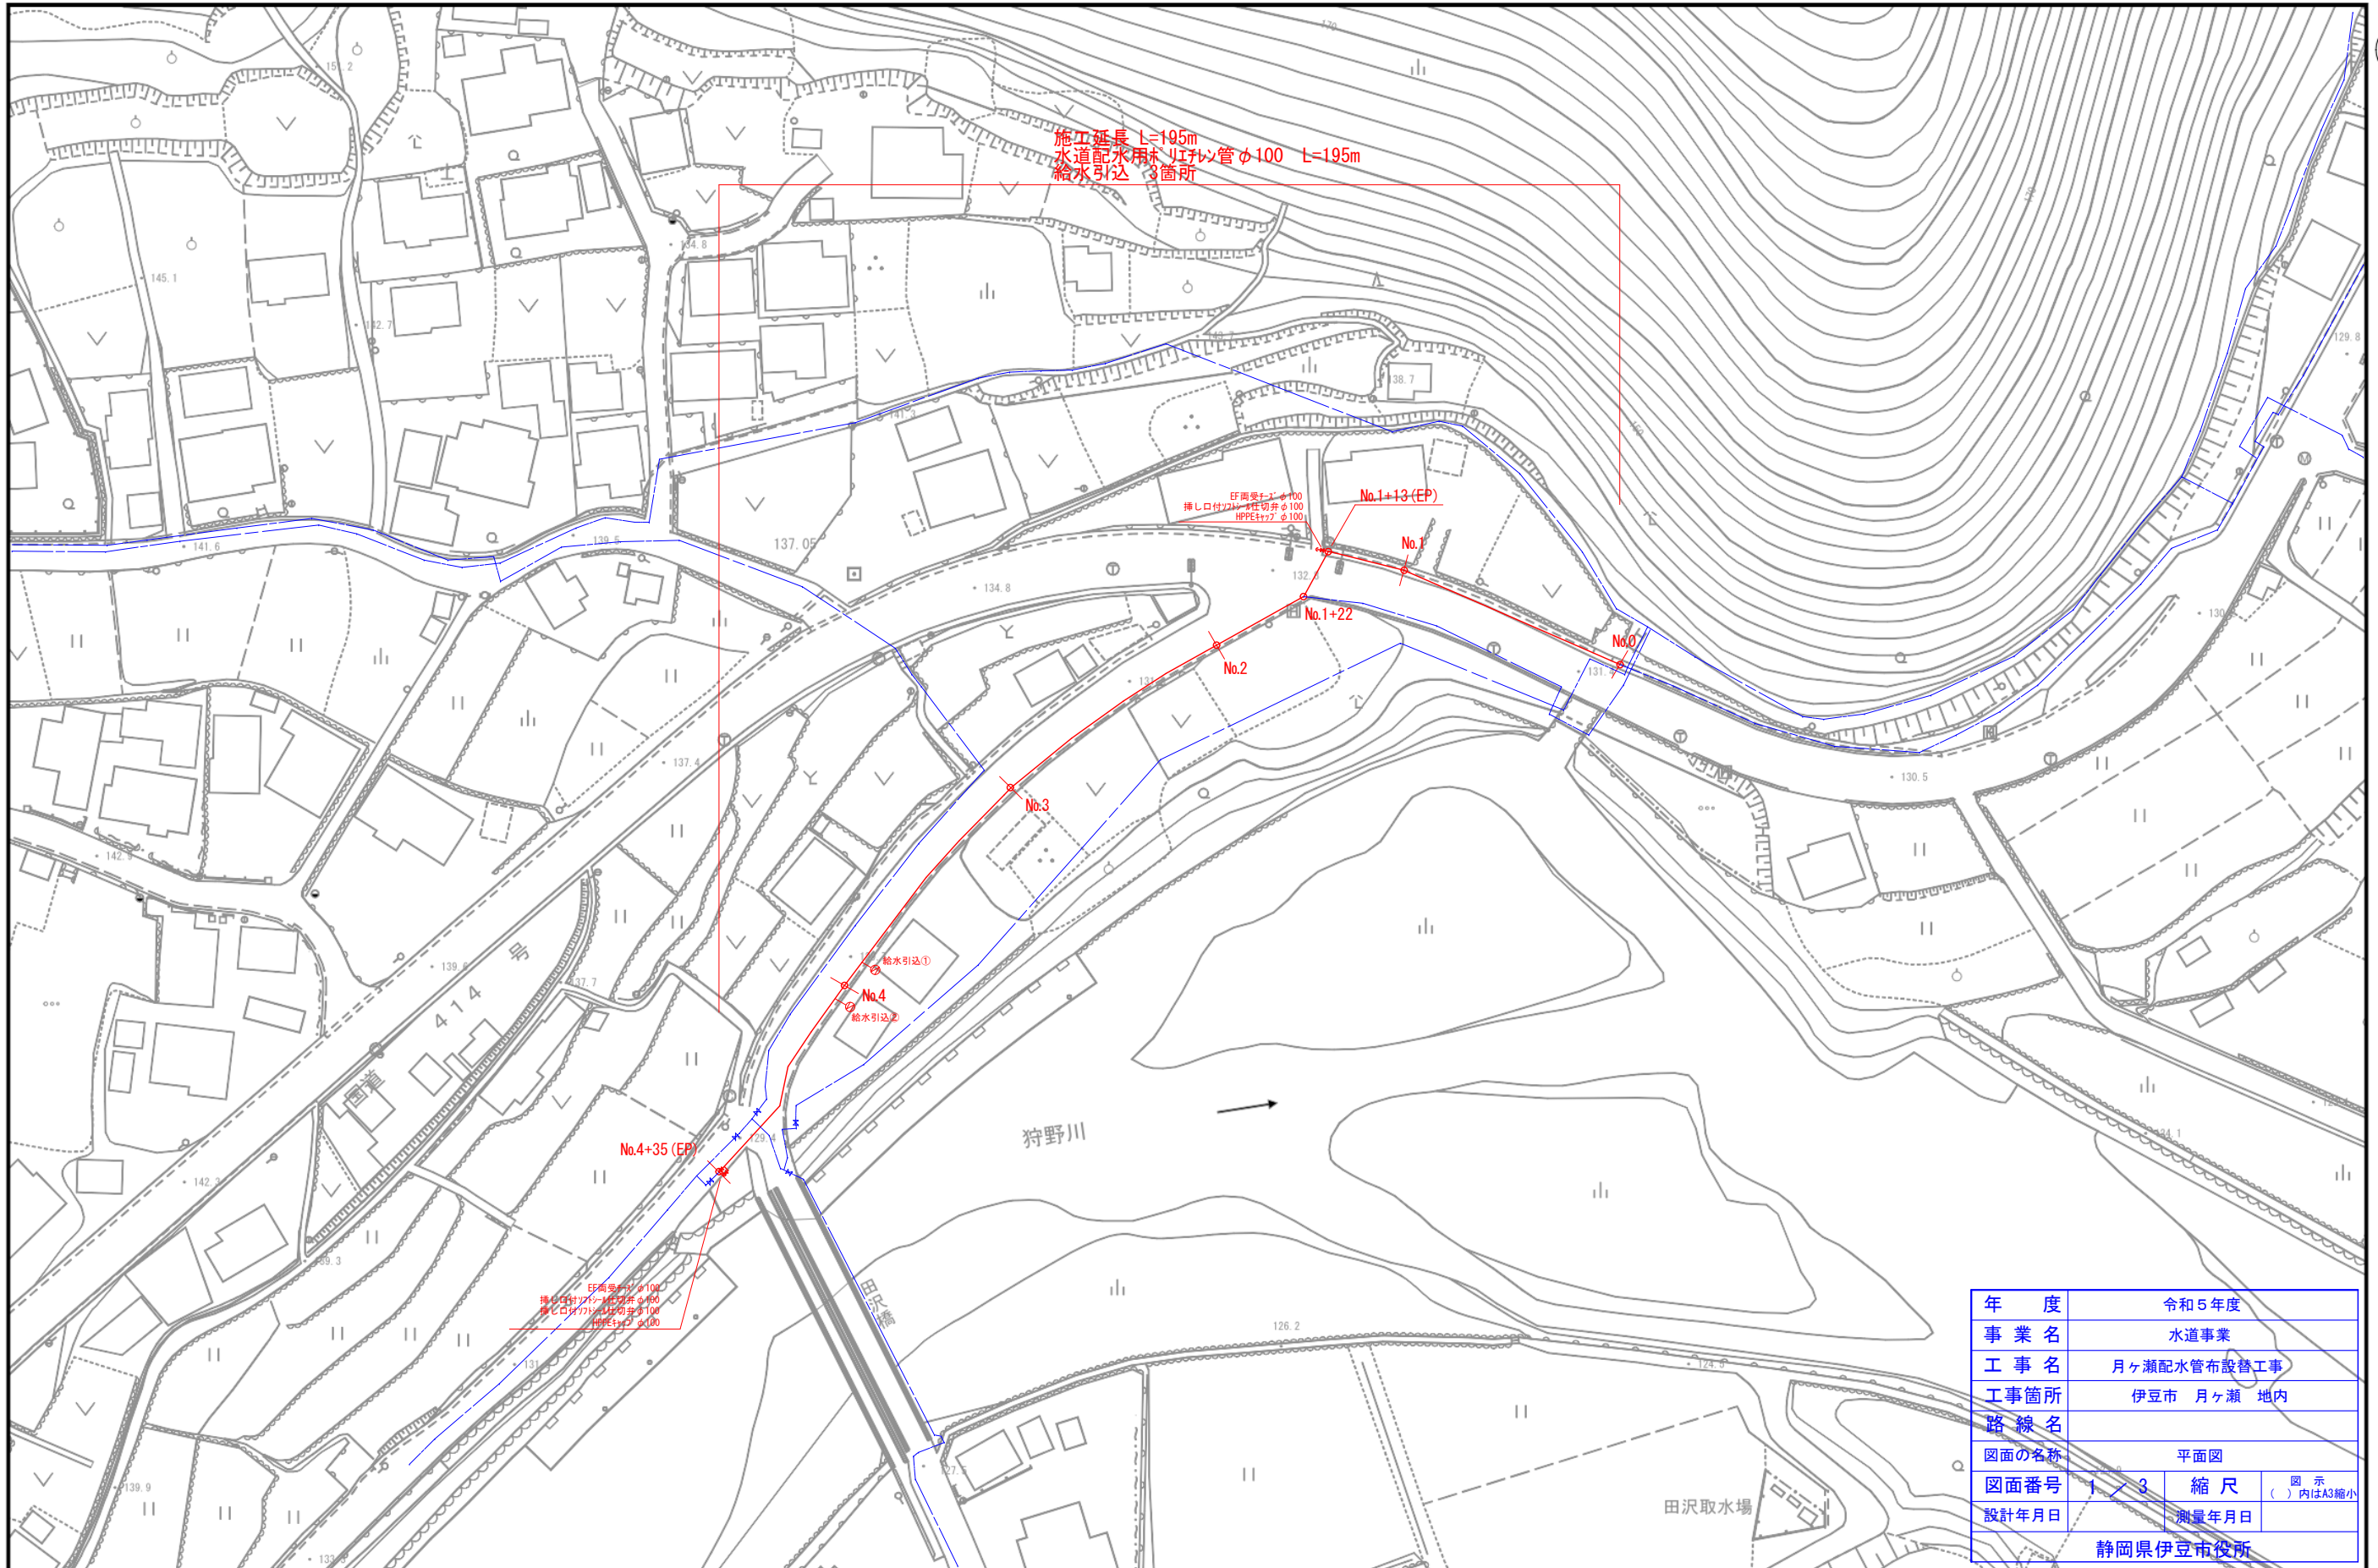

|          |             |    |               |
|----------|-------------|----|---------------|
| 年度       | 令和5年度       |    |               |
| 事業名      | 水道事業        |    |               |
| 工事名      | 月ヶ瀬配水管布設替工事 |    |               |
| 工事箇所     | 伊豆市 月ヶ瀬 地内  |    |               |
| 路線名      |             |    |               |
| 図面の名称    | 平面図         |    |               |
| 図面番号     | 1 / 3       | 縮尺 | 図示 ( ) 内はA3縮小 |
| 設計年月日    | 測量年月日       |    |               |
| 静岡県伊豆市役所 |             |    |               |

S=1:1000